



Comune di RIVARA

Provincia di TORINO



RIQUALIFICAZIONE ENERGETICA DEL TEATRO COMUNALE CON UTILIZZO DI ENERGIE DA FONTI RINNOVABILI

Via Bartolomeo Grassi

PROGETTO ESECUTIVO IMPIANTO CLIMATIZZAZIONE SEZIONI




Il Progettista


Il Legale Rappresentante

Cod.	15018/TEATRO	Dis.	RG	Scala	1/50	Data	DIC. '18	Foglio	05
A TERMINI DI LEGGE DI ADESIONI ALLA RESPONSABILITÀ DI RIFORNIRE IL SERVIZIO DI RIFORNIRE IL SERVIZIO CON DILETTO SENZA LA NOSTRA AUTORIZZAZIONE.									


Ing. Roberto ANDRIOLLO - Progettazioni impiantistiche industriali e civili
 P.zza Cavour, 56 - 10124 Torino - C.so TOI - Tel. 011.24.27357 - Email: ing.rob@andriolloingegneri.com
 Cod. Fisc. N. 03875620113 - P. IVA 0471380012 - Ordine Ingegneri Provincia Torino n. 51261

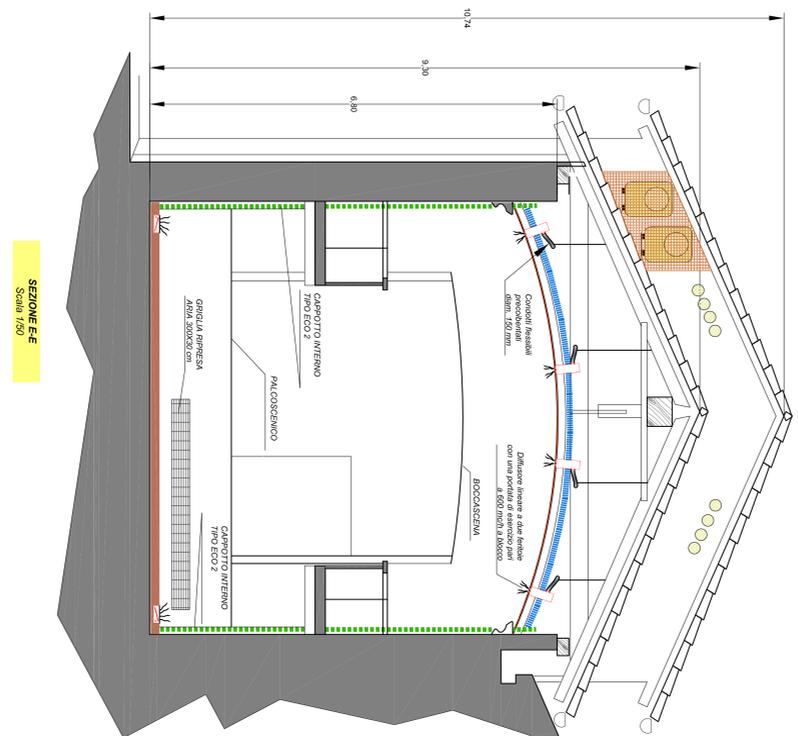

SEZIONE FF
Scala 1/50

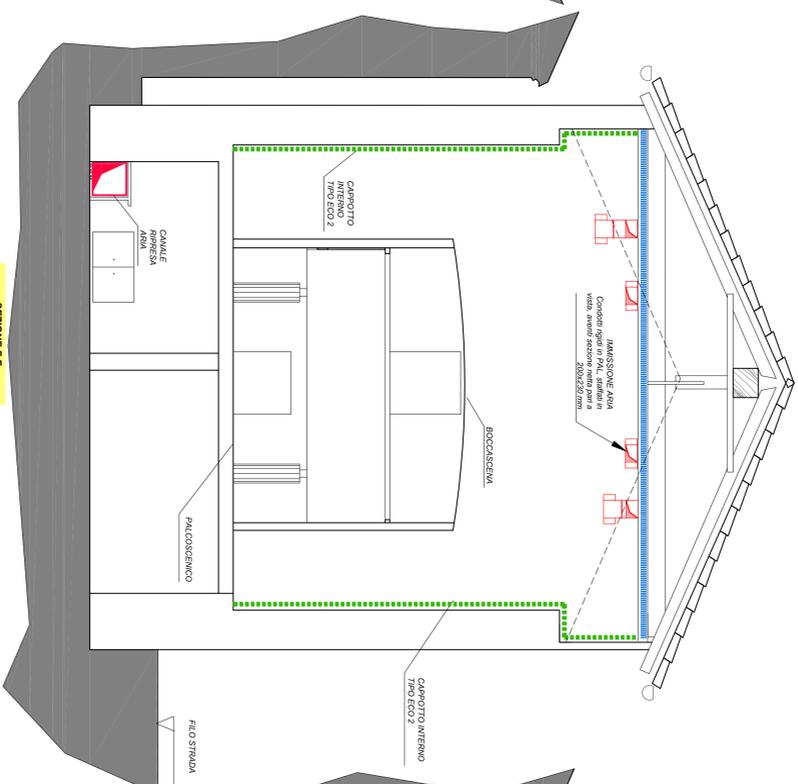

SEZIONE FF
Scala 1/50

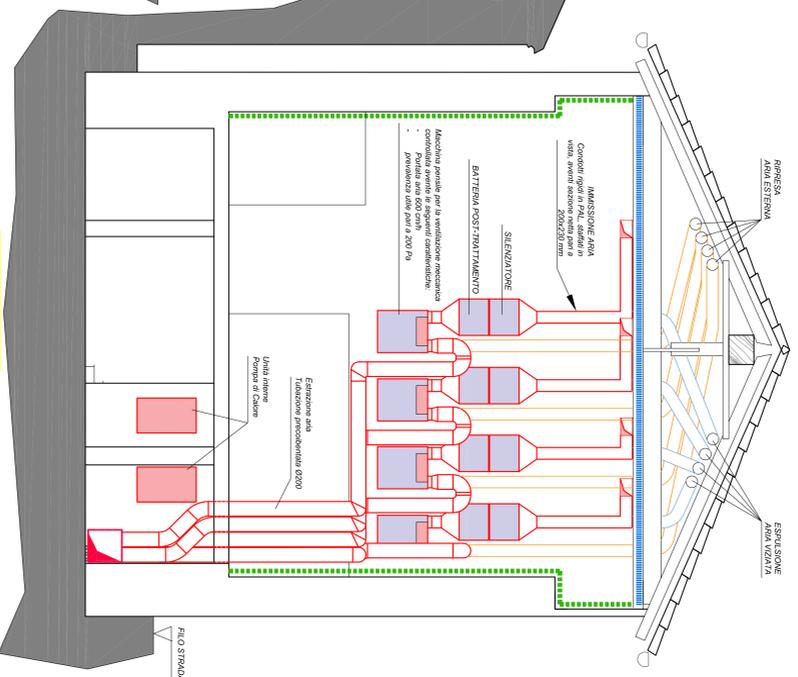

SEZIONE FF
Scala 1/50